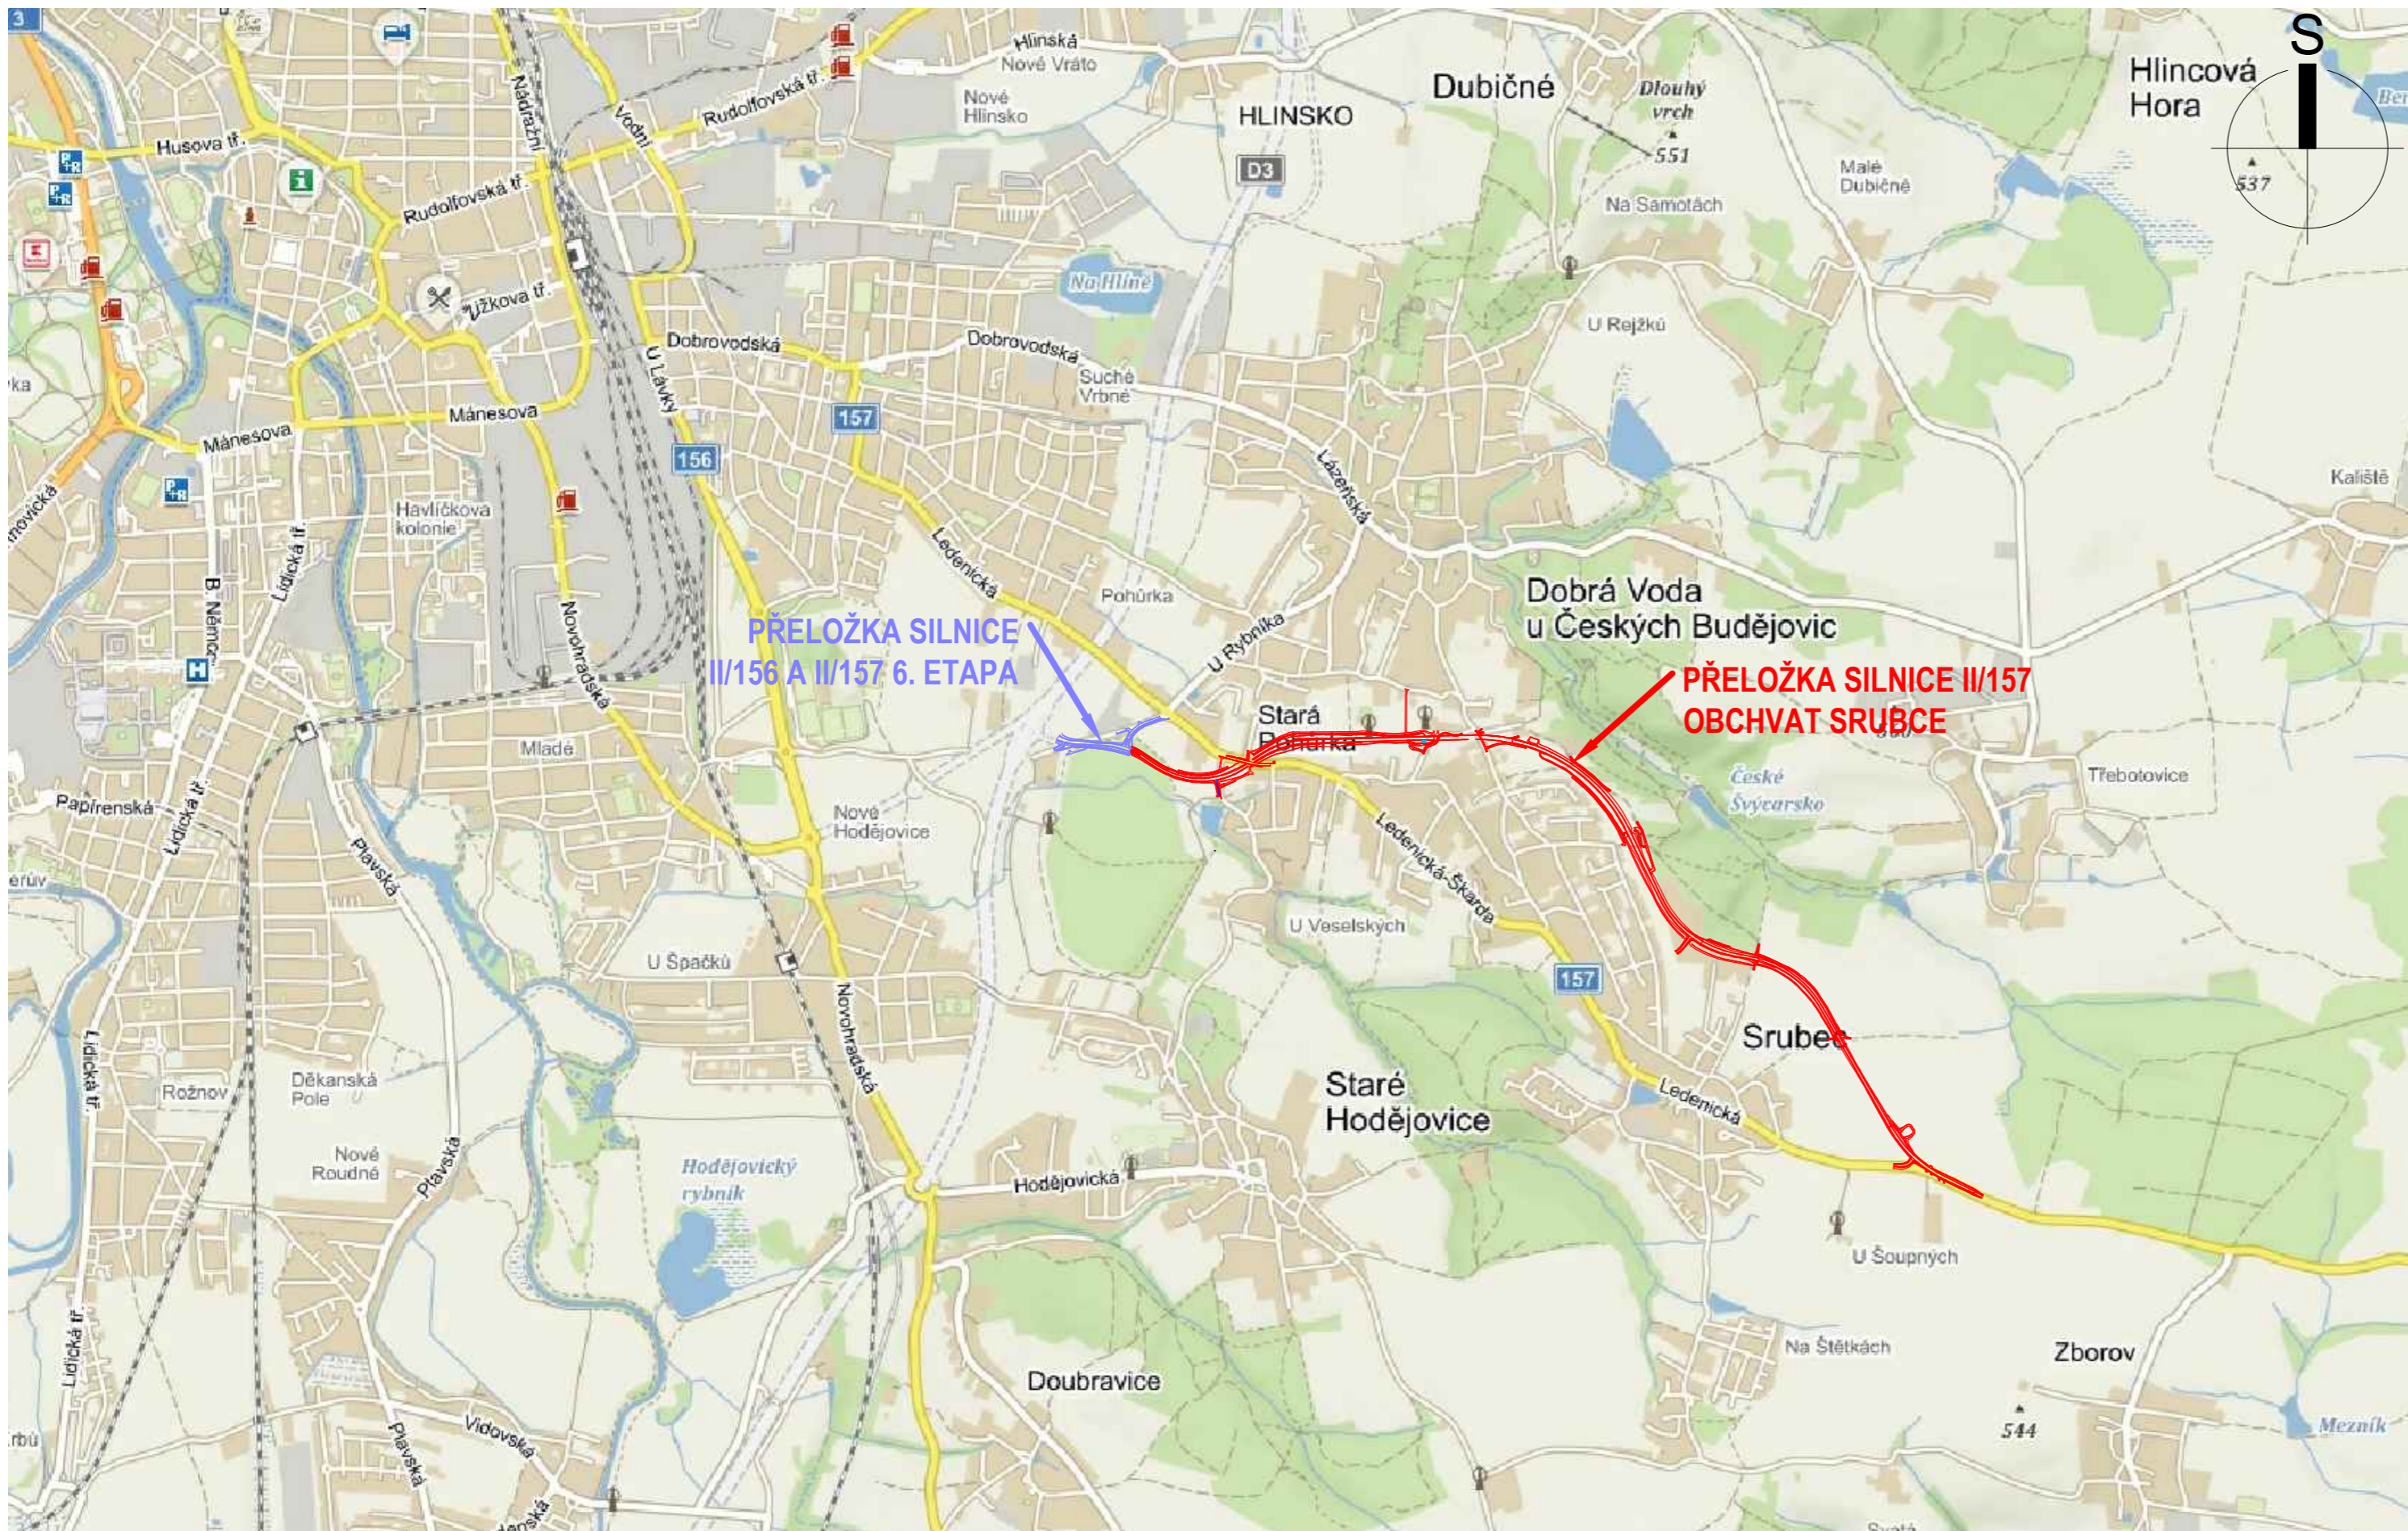




 

 
 
SITUACE ŠIRŠÍCH VZTAHŮ M 1:20 000



SITUACE ŠIRŠÍCH VZTAHŮ M 1:200 000



SOUŘADNICOVÝ SYSTÉM S-JTSK, VÝŠKOVÝ SYSTÉM BpV

| | | | |
|---|---|---|--|
|  Jihočeský kraj U ZIMNÍHO STADIONU 1952/2 370 76 ČESKÉ BUDĚJOVICE tel.: +420 386 720 217 www.kraj-jihocesky.cz | |  AFRY AFRY CZ s.r.o. MAGISTRŮ 1275/13 140 00 PRAHA 4 tel.: +420 277 005 500 www.afry.cz | |
| HLAVNÍ INŽENÝR PROJEKTU:  Ing. JAKUB VYHNÁLEK | ZODPOVĚDNÝ PROJEKTANT:  Ing. JAN VANĚK | VYPRACOVAL:  Bc. TOMÁŠ BARTÁK | KONTOLOVAL:  Ing. VÁCLAV BARTŮNEK |
| NÁZEV PROJEKTU: | | | |
| PŘELOŽKA SILNICE II/157 OBCHVAT SRUBCE | | | |
| ČÁST: | C - SITUAČNÍ VÝKRESY | | |
| PŘÍLOHA: | | | |
| SITUAČNÍ VÝKRES ŠIRŠÍCH VZTAHŮ | | | |
| KRAJ: | JIHOČESKÝ KRAJ | ČÁST: | C.1 |
| DATUM: | 10/2022 | PŘÍLOHA Č.: | |
| STUPEŇ: | DŮR | ČÍSLO PARE: | |
| MĚŘÍTKO: | 1:20 000; 1:200 000 | | |
| Č. ZAKÁZKY: | 2022/0082 | | |